


RZUT II PIĘTRA

SKALA 1:75

BILANS POWIERZCHNI

- PIĘTRO II				
NR RM	NAZWA POMIESZCZENIA	ROZMIAR POKRÓCZNY	POW. POKRÓCZNY	
KOMUNIKACJA				
2.21	Korytarz	pos. kam.	16,29	
2.22	Kolka schodowa	pos. kam.	16,29	
2.23	Szp. szklony	pos. kam.	3,85	
2.24	Korytarz	torekett	44,79	
2.25	Kolka schodowa	pos. kam.	19,47	
2.26	Korytarz	torekett	41	
RAZEM KOMUNIKACJA			141,69	
POM. BIUROWE				
2.01	Pom. biurowe	wk. dyw.	34,27	
2.02	Pom. biurowe	wk. dyw.	12,6	
2.03	Pom. biurowe	wk. dyw.	37,3	
2.04	Pom. biurowe	wk. dyw.	14,58	
2.05	Pom. biurowe	wk. dyw.	23,89	
2.06	Pom. biurowe	wk. dyw.	14,18	
2.07	Pom. gospodarcze	wk. dyw.	9,87	
2.08	Pom. biurowe	wk. dyw.	15,08	
2.09	Zadateczka kuchenna	wk. dyw.	10,76	
2.10	Pom. biurowe	wk. dyw.	13,82	
2.11	Pom. biurowe	wk. dyw.	22,82	
2.12	Pom. biurowe	wk. dyw.	11,76	
2.13	Pom. biurowe	wk. dyw.	15,01	
2.14	Pom. biurowe	wk. dyw.	22,86	
2.15	Pom. biurowe	wk. dyw.	13,52	
2.16	Pom. biurowe	wk. dyw.	40,85	
2.17	Pom. biurowe	wk. dyw.	26,44	
2.18	Pom. biurowe	wk. dyw.	24,3	
2.19	Pom. biurowe	wk. dyw.	21,87	
RAZEM POM. BIUROWE			389,78	
POM. SANITARNE				
2.27	Przedsiobek	plyt. cer.	5,23	
2.28	W-c mieszczym	plyt. cer.	7,34	
2.29	Przedsiobek	plyt. cer.	5,13	
2.30	W-c kobiet	plyt. cer.	11,79	
2.31	Pom. gospodarcze	plyt. cer.	1,92	
RAZEM POM. SANITARNE			31,41	
POM. TECHNICZNE				
2.20	Pom. techniczne	plyt. cer.	16,37	
RAZEM POM. TECHNICZNE			16,37	
OGÓLNE SUMA POWIERZCHNI				579,25

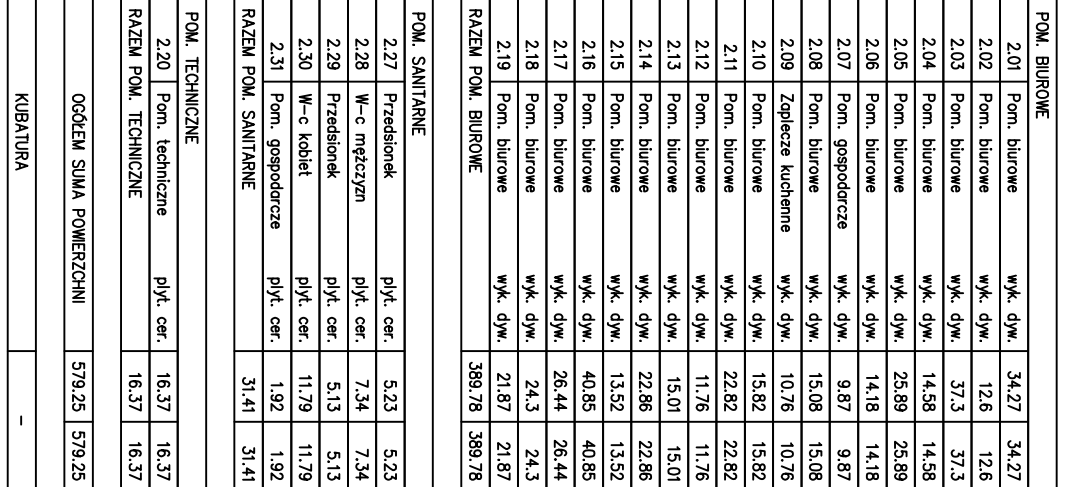

PRACOWNIA PROJEKTOWA BRANZY SANITARNEJ

CIEPŁO-PROJEKT

GIEPŁO-PROJEKT, Nabeży, Wyszyski, Nawojka 17A, 46-21 Nawojka
 ul. Wyszyski 17A, 46-21 Nawojka, 14-114 14-114
 Koniak 350, ul. Wyszyski 17A, 46-21 Nawojka, 14-114
 Koniak 350, ul. Wyszyski 17A, 46-21 Nawojka, 14-114

NAZWA OBIEKTU: ZMIANA SPÓSOBU UŻYTKOWANIA OBIEKTU BUDOWNICZEGO I STANOWISKA PODKONSTRUKCJI PRZEBUDOWY KOLEJNYCH DZIAŁAŁYCH WYKONANYCH PRZEZ FIRMĘ "CIEPŁO-PROJEKT"

ADRES: UL. MARCHOWSKIEGO 24 46-300 WYSZY, DZ. NR EWID. 381

INWESTOR: NYRSKI ZARZĄD NIERUCHOMOŚCI Sp. z o.o., UL. DOBRODROWIA 4

TYTUŁ PRACOWNI: RZUT II PIĘTRA - INSTALACJA WENTYLACJI MECHANICZNEJ

PROJEKTANT: mgr inż. MARCEJ WYKONANIE

SPRAWDZAJĄCY: inż. inż. MARCEJ WYKONANIE

SKALA: 1:75

NR RYSU: S-18

DATA: 02.2014 r.

TYTUŁ PRACOWNI	PROJEKTANT	SPRAWDZAJĄCY
RZUT II PIĘTRA - INSTALACJA WENTYLACJI MECHANICZNEJ	mgr inż. MARCEJ WYKONANIE	inż. inż. MARCEJ WYKONANIE
		inż. inż. MARCEJ WYKONANIE



TYTUŁ PRACOWNI	PROJEKTANT	SPRAWDZAJĄCY
RZUT II PIĘTRA - INSTALACJA WENTYLACJI MECHANICZNEJ	mgr inż. MARCEJ WYKONANIE	inż. inż. MARCEJ WYKONANIE
		inż. inż. MARCEJ WYKONANIE