


# PRZEKRÓJ A-A SKALA 1:75

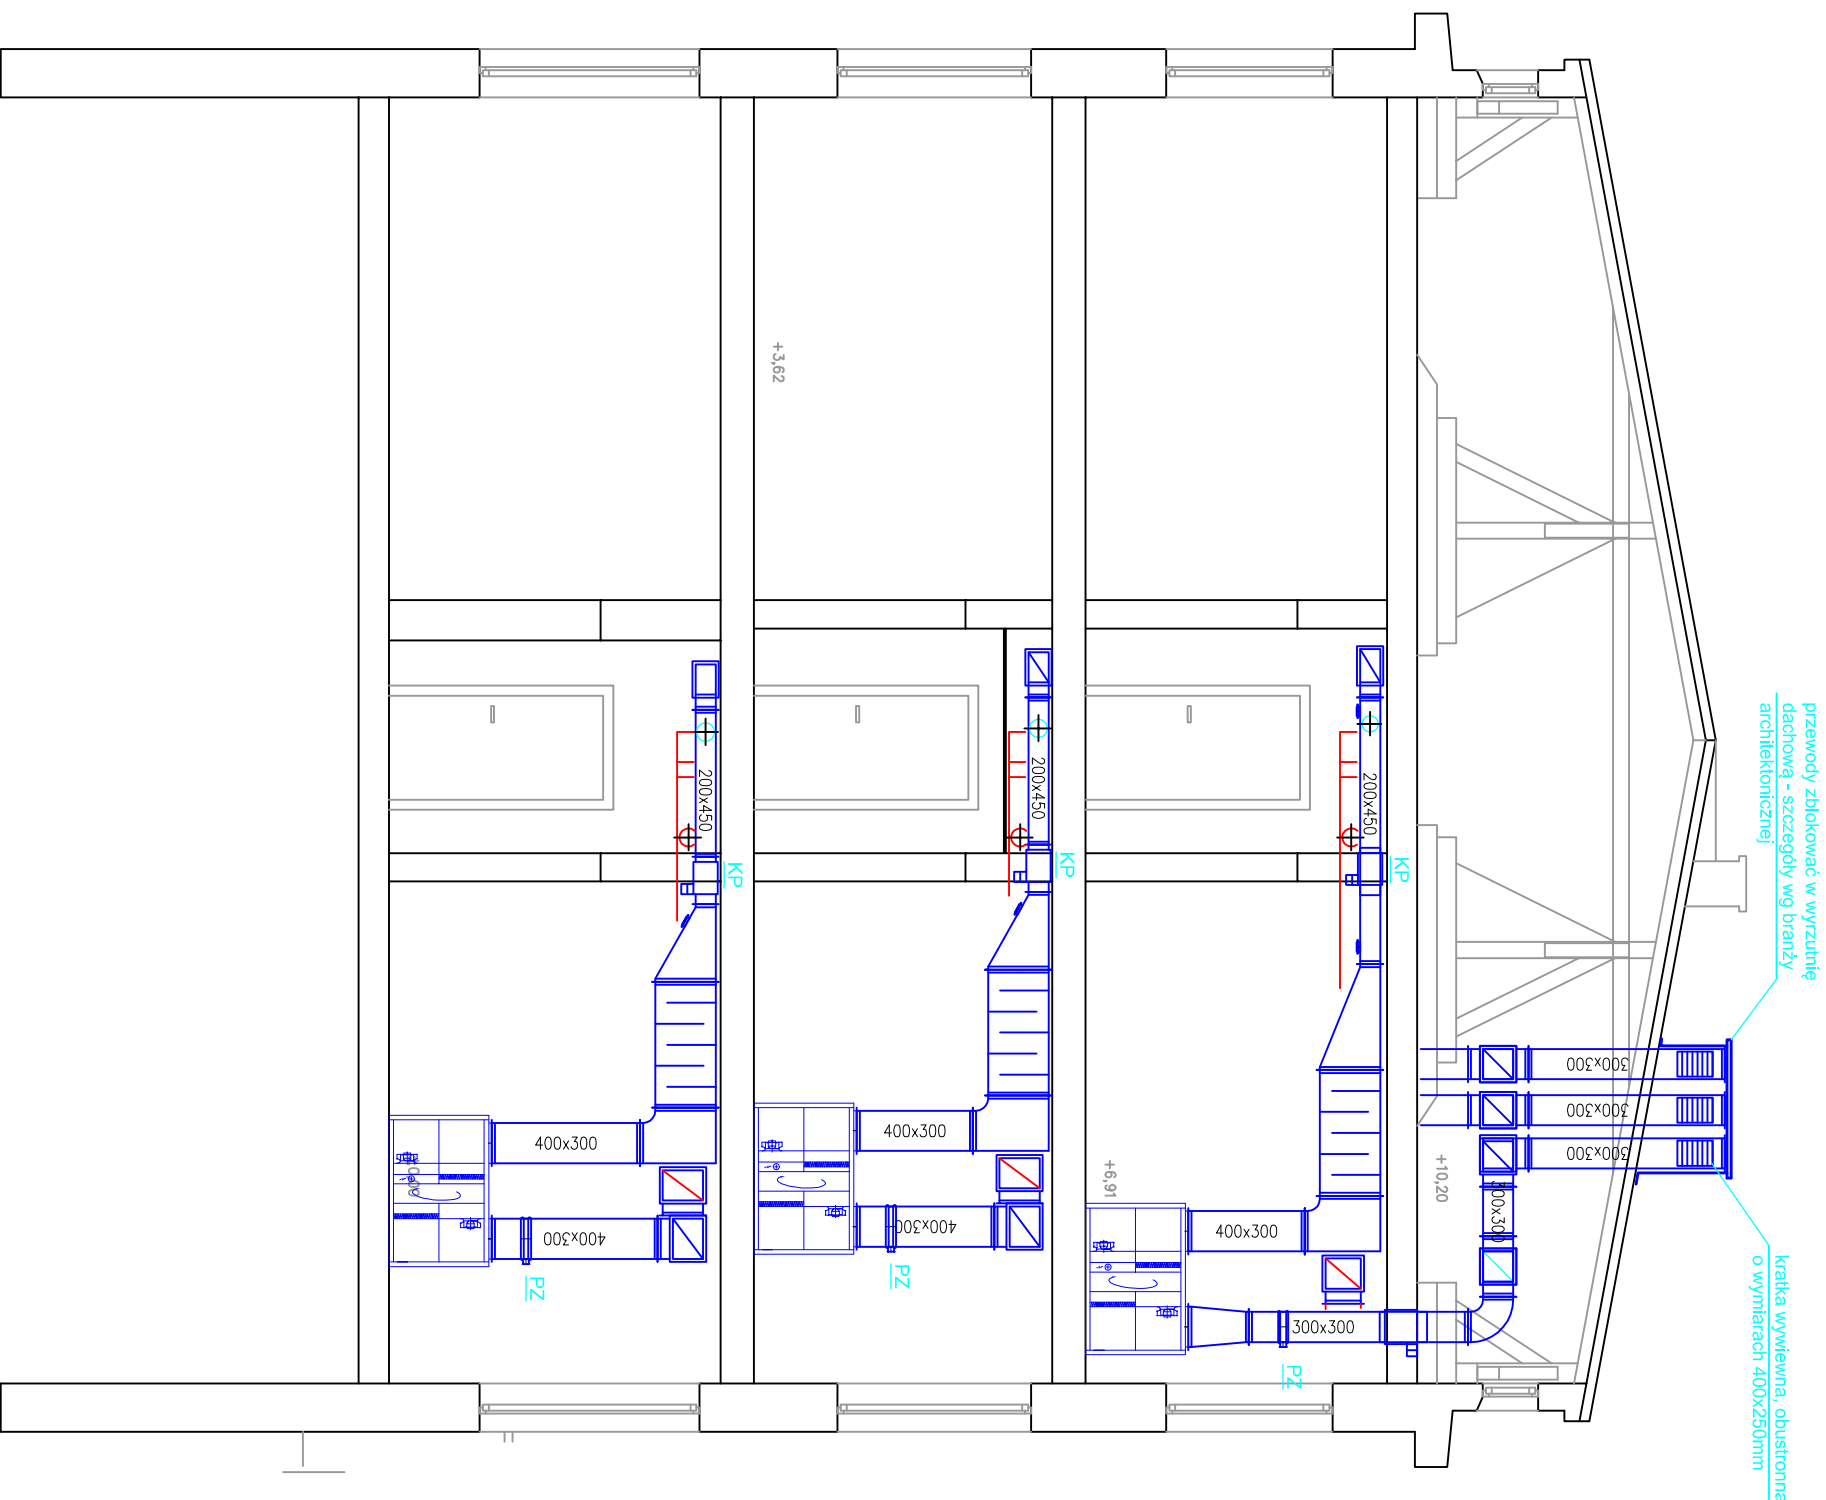

<b>PRACOWNIA PROJEKTOWA BRANŻY SANITARNEJ</b> <b>CIEPŁO - PROJEKT</b>		Klimatyzacja Wentylacja	
CIEPŁO - PROJEKT Maciej Wyszyński, Ninięca 67A: 48-321 Ninięca NIP: 753-222-64-30; REGON 161487388, tel. fax: 077 4330251; kom: 602-731-016 konto: PKO BP nr-35 1020 3714 0000 4002 0285 4404, e-mail: mw.nysa@interia.pl		Ciepłownictwo Wod-Kan-Gaz	
NAZWA OBIEKTU ZMIANA SPOSOBU UŻYTKOWANIA ORAZ PRZEBUDOWA BUDYNKU DAWNEJ WOJSKOWEJ KOMENDY UZUPELNIEN (WKU) NA BUDYNEK USŁUGOWY		STADIUM DOKUMENTACJI PROJEKT WYKONAWCZY	
ADRES INWESTYCJI	UL. MARGINKOWSKIEGO 2-4 48-300 NYSA, DZ. NR EWID. 381	BRANŻA: SANITARNA	
INWESTOR	NYSKI ZARZĄD NIERUCHOMOŚCI Sp. z o.o., UL. OGRÓDOWA 4	DATA: 02.2014 r.	
TYTUŁ RYSUNKU	PRZEKRÓJ A-A - INSTALACJA WENTYLACJI MECHANICZNEJ		
PROJEKTANT	mgr inż. MACIEJ WYSZYŃSKI upr.nr: OP/0448/POOS/08	POPS	SKALA RYS. NR RYS.
SPRAWDZAJĄCY	inż. JOZEF LIS upr.nr: 33870P	POPS	1:75 S-21