


# PRZEKRÓJ B-B SKALA 1:75

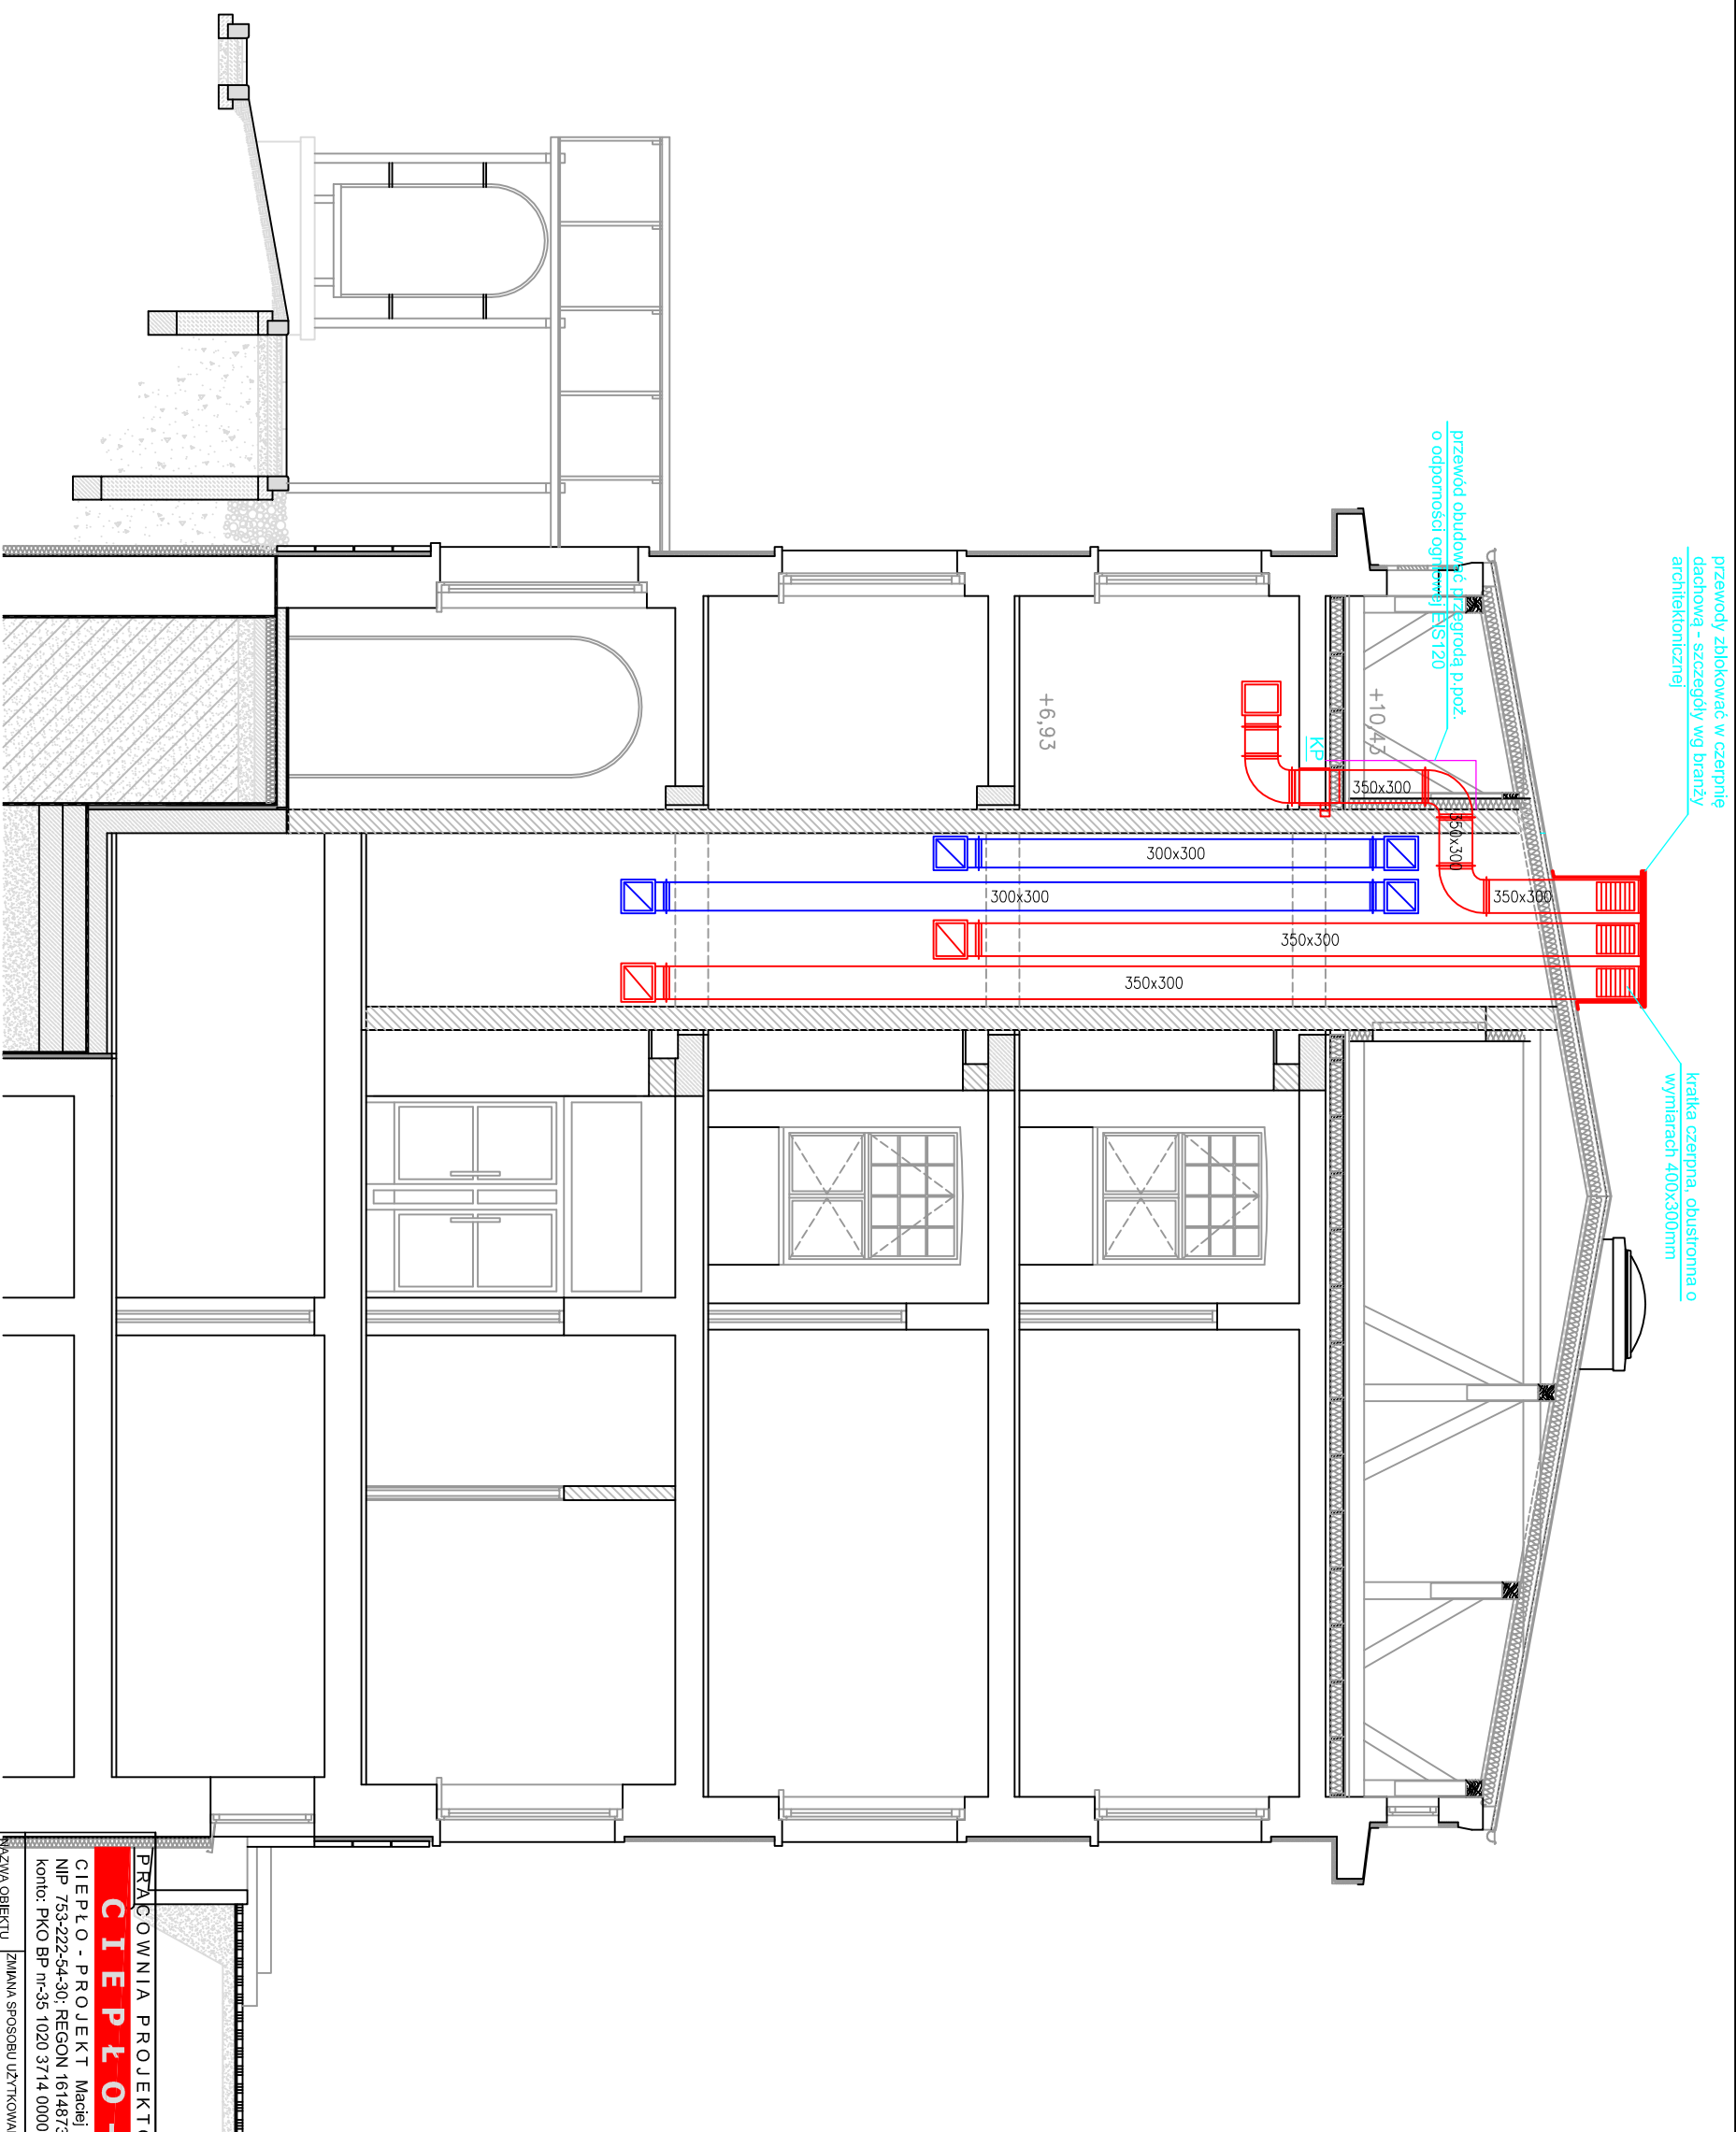

<b>PRACOWNIA PROJEKTOWA BRANŻY SANITARNEJ</b>	
<b>CIEPŁO - PROJEKT</b>	
CIEPŁO - PROJEKT Maciej Wyszyński, Niszyca 67A: 48-321 Niszyca NIP: 753-222-64-30; REGON: 161487388, tel: fax: 077 4330251, kom: 602-731-016 konto: PKO BP nr-35 1020 3714 0000 4002 0285 4404, e-mail: mw.nyasa@interia.pl	
ZMIANA SPOSOBU UŻYTKOWANIA ORAZ PRZEBUDOWA BUDYNKU DAWNEJ WOJSKOWEJ KOMENDY UZUPELNIENI (WKU) NA BUDYNEK USŁUGOWY	
ADRES INWESTYCJI	UL. MARCINKOWSKIEGO 2-4 48-300 NYŚA, DZ. NR EWID. 381
INWESTOR	NYSKI ZARZĄD NIERUCHOMOŚCI Sp. z o.o., UL. OGRÓDOWA 4
TYTUŁ RYSUNKU	PRZEKRÓJ B-B - INSTALACJA WENTYLACJI MECHANICZNEJ
PROJEKTANT	mgr inż. MACIEJ WYSZYŃSKI upr.nr: OP/0448POOS/08
SPRAWDZAJĄCY	inż. JOZEF LIS upr.nr: 33870P
Klimatyzacja Wentylacja Ciepłota Wod-Kan-Gaz	
STADIUM DOKUMENTACJI: PROJEKT WYKONAWCZY	
BRANŻA: SANITARNA	
DATA: 02.2014 r.	
SKALA RYS. NR RYS. S-22	