


# RZUT I PIĘTRA

## SKALA 1:100

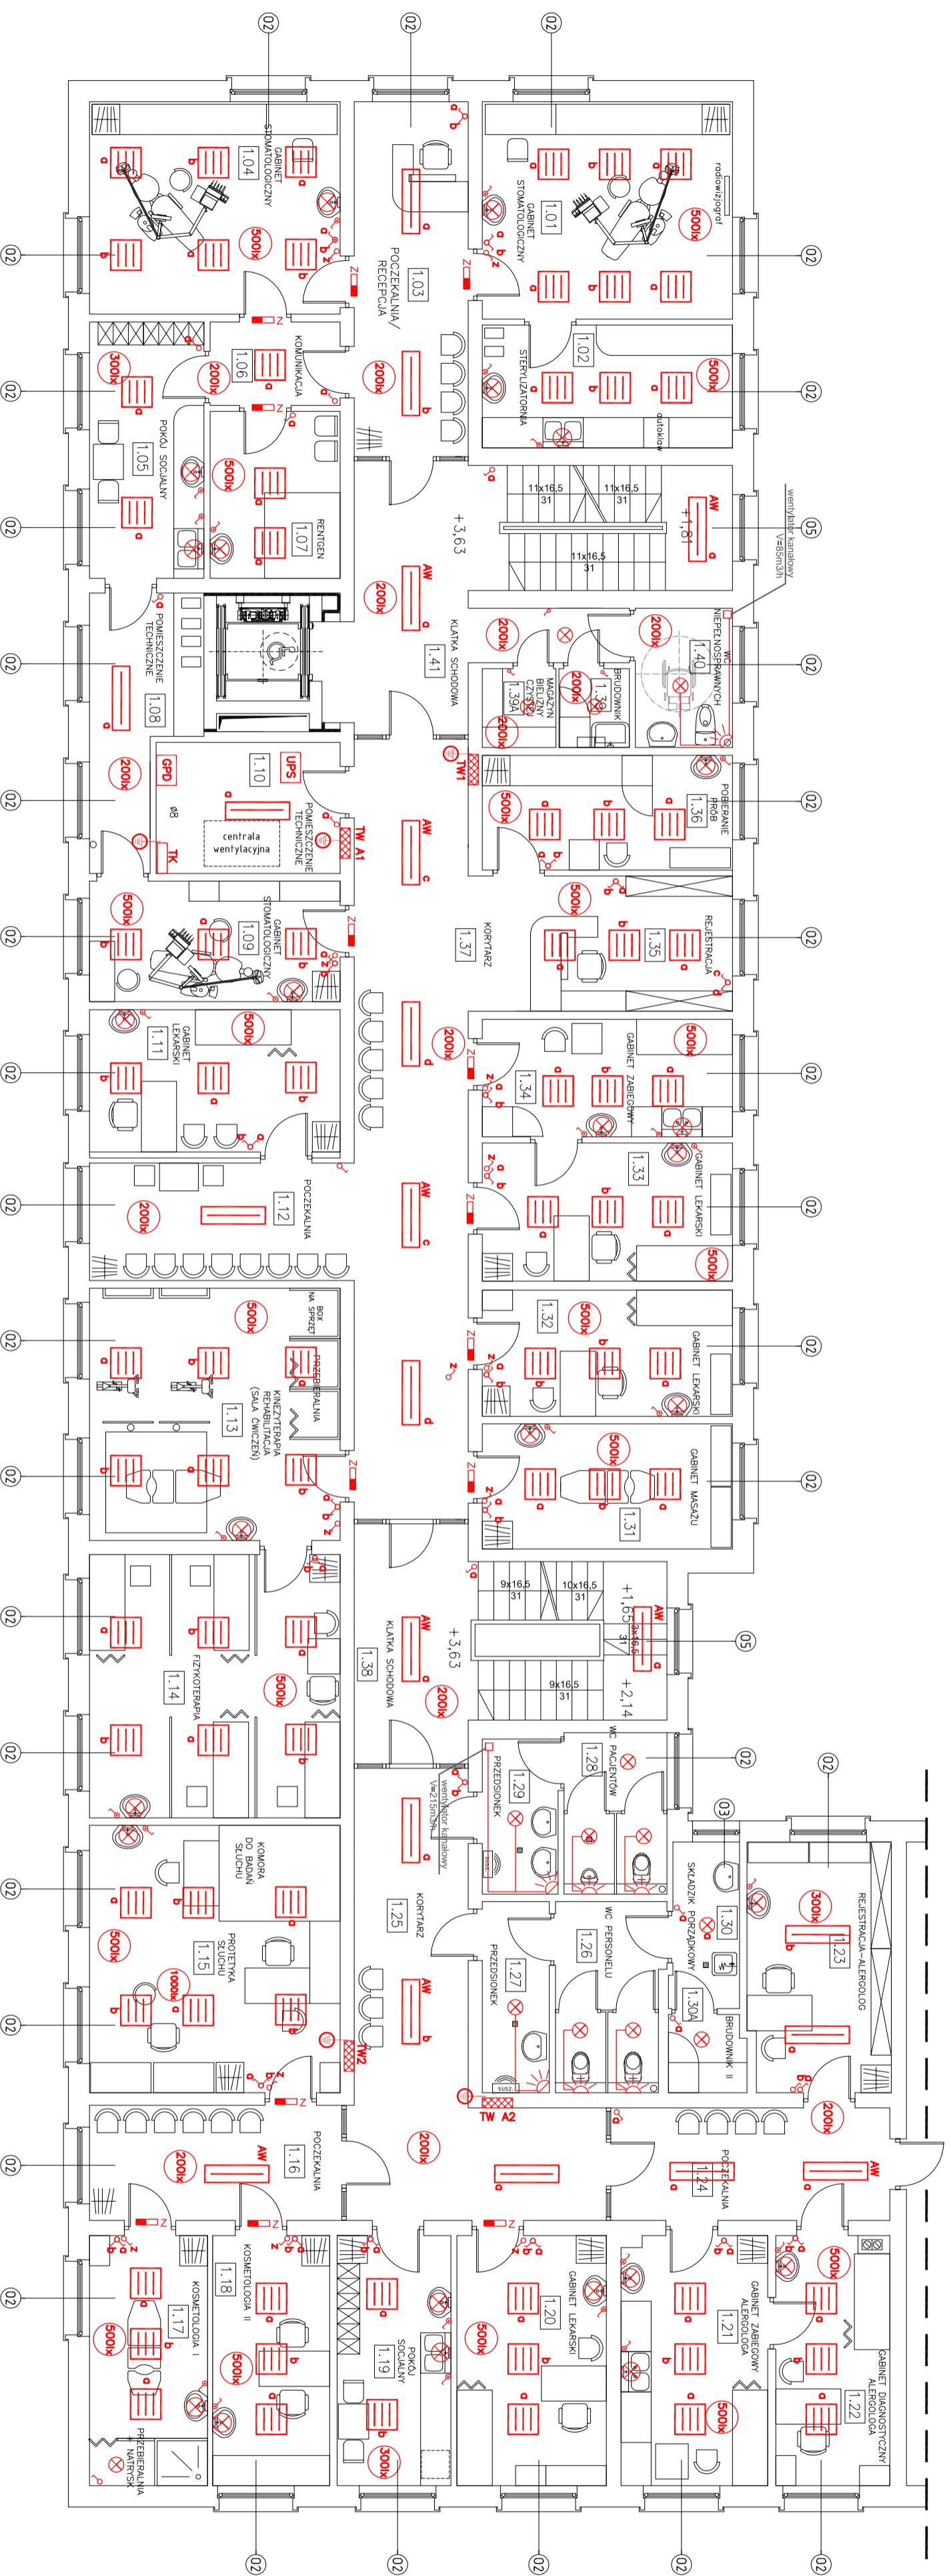

ZESTAWIENIE POMIESZCZEN		
Lp.	POMIESZCZENIA	POSIADZKA
1.01	gabinet stomatologiczny	21,37m <sup>2</sup>
1.02	sterylizatornia	12,05m <sup>2</sup>
1.03	pożyczalnia recepcja	15,89m <sup>2</sup>
1.04	gabinet stomatologiczny	20,92m <sup>2</sup>
1.05	pakuj. socjalny	11,53m <sup>2</sup>
1.06	komunikacja	4,25m <sup>2</sup>
1.07	reception	8,5m <sup>2</sup>
1.08	pomieszczenie techniczne	9,7m <sup>2</sup>
1.09	gabinet stomatologiczny	11,87m <sup>2</sup>
1.10	pomieszczenie techniczne	9,99m <sup>2</sup>
1.11	gabinet lekarski	14,01m <sup>2</sup>
1.12	pożyczalnia	12,23m <sup>2</sup>
1.13	rehabilitacja	24,85m <sup>2</sup>
1.14	fizyoterapia	24,94m <sup>2</sup>
1.15	przeładunek	20,54m <sup>2</sup>
1.16	pożyczalnia	11,67m <sup>2</sup>
1.18	kosmetykologia	11,51m <sup>2</sup>
1.10	pakuj. socjalny	11,19m <sup>2</sup>
1.20	gabinet zabiegowy	14,79m <sup>2</sup>
1.21	gabinet zabiegowy	14,33m <sup>2</sup>
1.22	gabinet diagnostyczny	11,21m <sup>2</sup>
1.23	rehabilitacja	14,00m <sup>2</sup>
1.24	pożyczalnia	12,34m <sup>2</sup>
1.25	korytarz	26,73m <sup>2</sup>
1.26	wp. personelu	7,56m <sup>2</sup>
1.27	przeładunek	4,78m <sup>2</sup>
1.28	wp. pacjentów	6,53m <sup>2</sup>
1.29	przeładunek	4,60m <sup>2</sup>
1.30	pacj. socjalny	2,34m <sup>2</sup>
1.30b	biuro	2,34m <sup>2</sup>
1.31	gabinet lekarski	12,30m <sup>2</sup>
1.32	gabinet lekarski	12,40m <sup>2</sup>
1.33	gabinet lekarski	13,59m <sup>2</sup>
1.34	gabinet zabiegowy	11,50m <sup>2</sup>
1.35	rehabilitacja	14,04m <sup>2</sup>
1.36	pożyczalnia	11,26m <sup>2</sup>
1.37	korytarz	33,97m <sup>2</sup>
1.38	kuchnia	23,12m <sup>2</sup>
1.39	biuro	2,27m <sup>2</sup>
1.39b	biuro	2,27m <sup>2</sup>
1.40	wp. pacjentów	5,31m <sup>2</sup>
1.41	kuchnia	27,51m <sup>2</sup>
1.41b	kuchnia	27,51m <sup>2</sup>
RAZEM		516,65m <sup>2</sup>

### OPIS:

- wyświetlenie punktowe, podłogowe.
- oprawa biurowa
- czujnik ruchu
- raster oświetleniowy szt. np. BEGHELLI Virgo 36-03 4x18W.
- oprawa załogowa pomieszczenia

<b>WIGRAF ARCHITECTURE</b> 48-570 Pucków, ul. Dąbszyńskiego 48-500 Nysa, ul. Białąka Jurołowa 77-1, ul.77 448 00 15, kom.801 311 888		<b>RYTU I PIĘTRA</b>	
NAZWA I ADRES OBIEKTU	ZAMAWIAJĄCY	STADIUM DOKUMENTACJI	PROJEKT BUDOWLANY
TYTUŁ RYSUNKU	RYTU I PIĘTRA - oświetlenie	INSTALACJE ELEKTRYCZNE	
ZESPOŁ PROJ.	NR. UPRAW. / RODNIS. PRZELATKA	DATA	02.2017
PROJEKTANT	MGR INŻ. JAN PIŃCZAK	SKALA	1:100
ASNTENT	MGR INŻ. ARCIŁ WŁODZIMIERZ WICHER	DATA	06.06.2013
		SYMBOL	E-3