


# RZUT KOTŁOWNI

## skala 1:50

### system powietrzno - spalinyowy

### wentylacja kotłowni

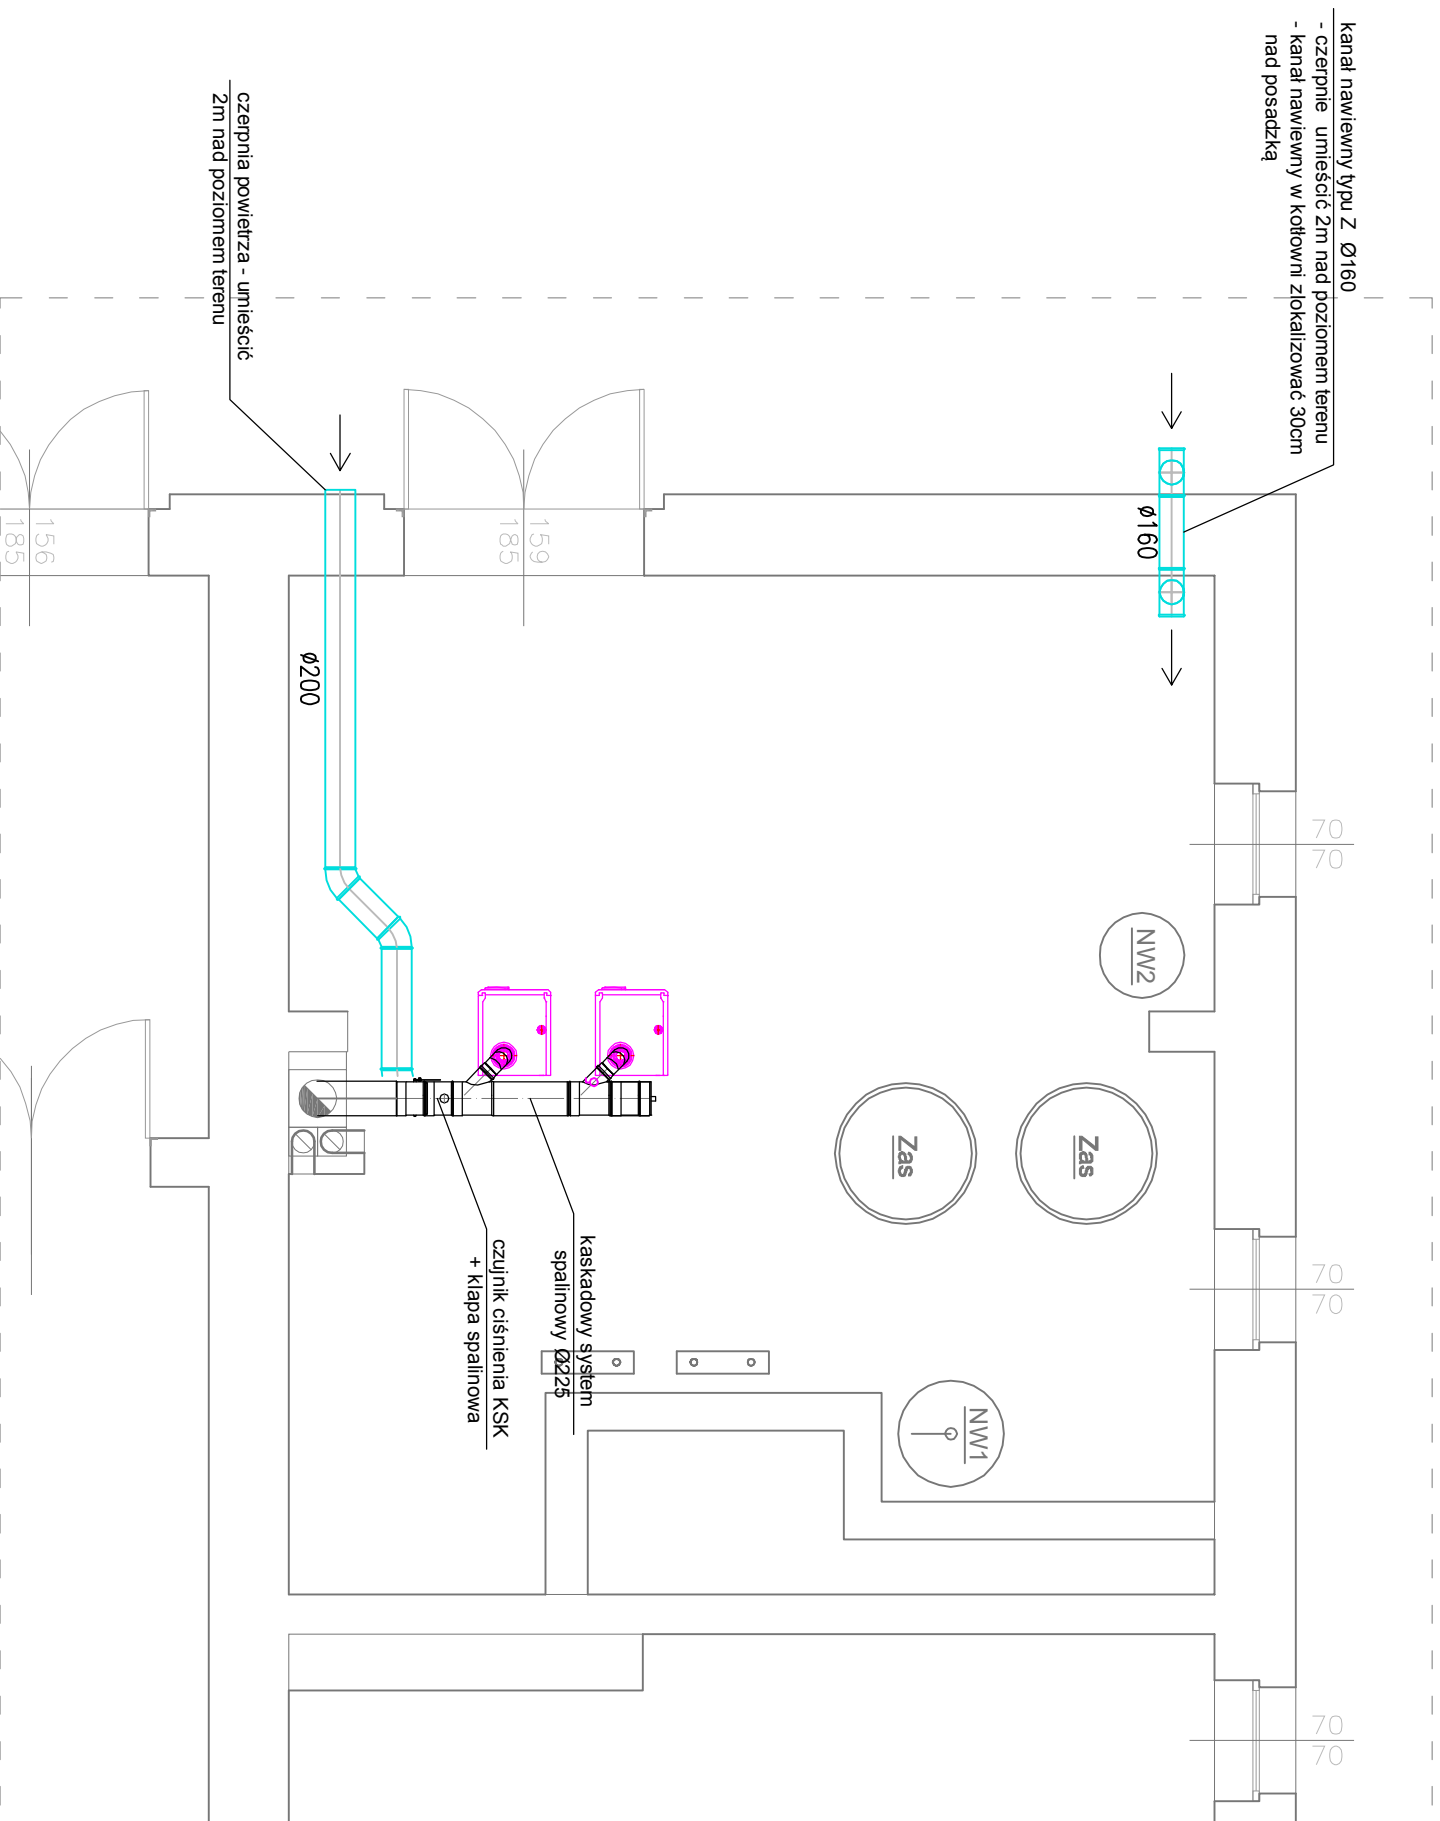

|                              |   |
|------------------------------|---|
| <b>a c</b>                   | <b>ARCHICONCEPT ARCH. PIOTR OPATKA</b>  |
|                              | 48-304 Nysa, ul. Zjednoczenia 9/2, tel: +48774333029, 604897984, e-mail: archconcept.nyse@gmail.com                   |
| <b>NAZWA I ADRES OBIEKTU</b> | PRZEbudowa i zmiana sposobu użytkowania budynku koszarowego na budynek mieszkalny wielorodzinny z lokalami socjalnymi |
| <b>Tytuł rysunku</b>         | RZUT KOTŁOWNI - SYSTEM POWIETRZNO - SPALINOWY I WENTYLACJA KOTŁOWNI   |
| <b>BRANŻA</b>                | PROJEKTANT  |
| <b>PROJEKTANT</b>            | mgr inż. MACIEJ WYSZYŃSKI<br>upr. nr OPJ0448P00S08  |
| <b>SPRAWDZAJĄCY</b>          | inż. JÓZEF LIS<br>upr. nr 338970p   |
| <b>BRANŻA</b>                | SAKITARNA   |
| <b>DATA</b>                  | 05.2016 r.  |
| <b>Skala rys.</b>            | 1:50  |
| <b>Nr rys.</b>               | 17 S  |