


BUDYNEK GŁÓWNY WIELOFUNKCYJNY

RZUT PARTERU 1 : 100

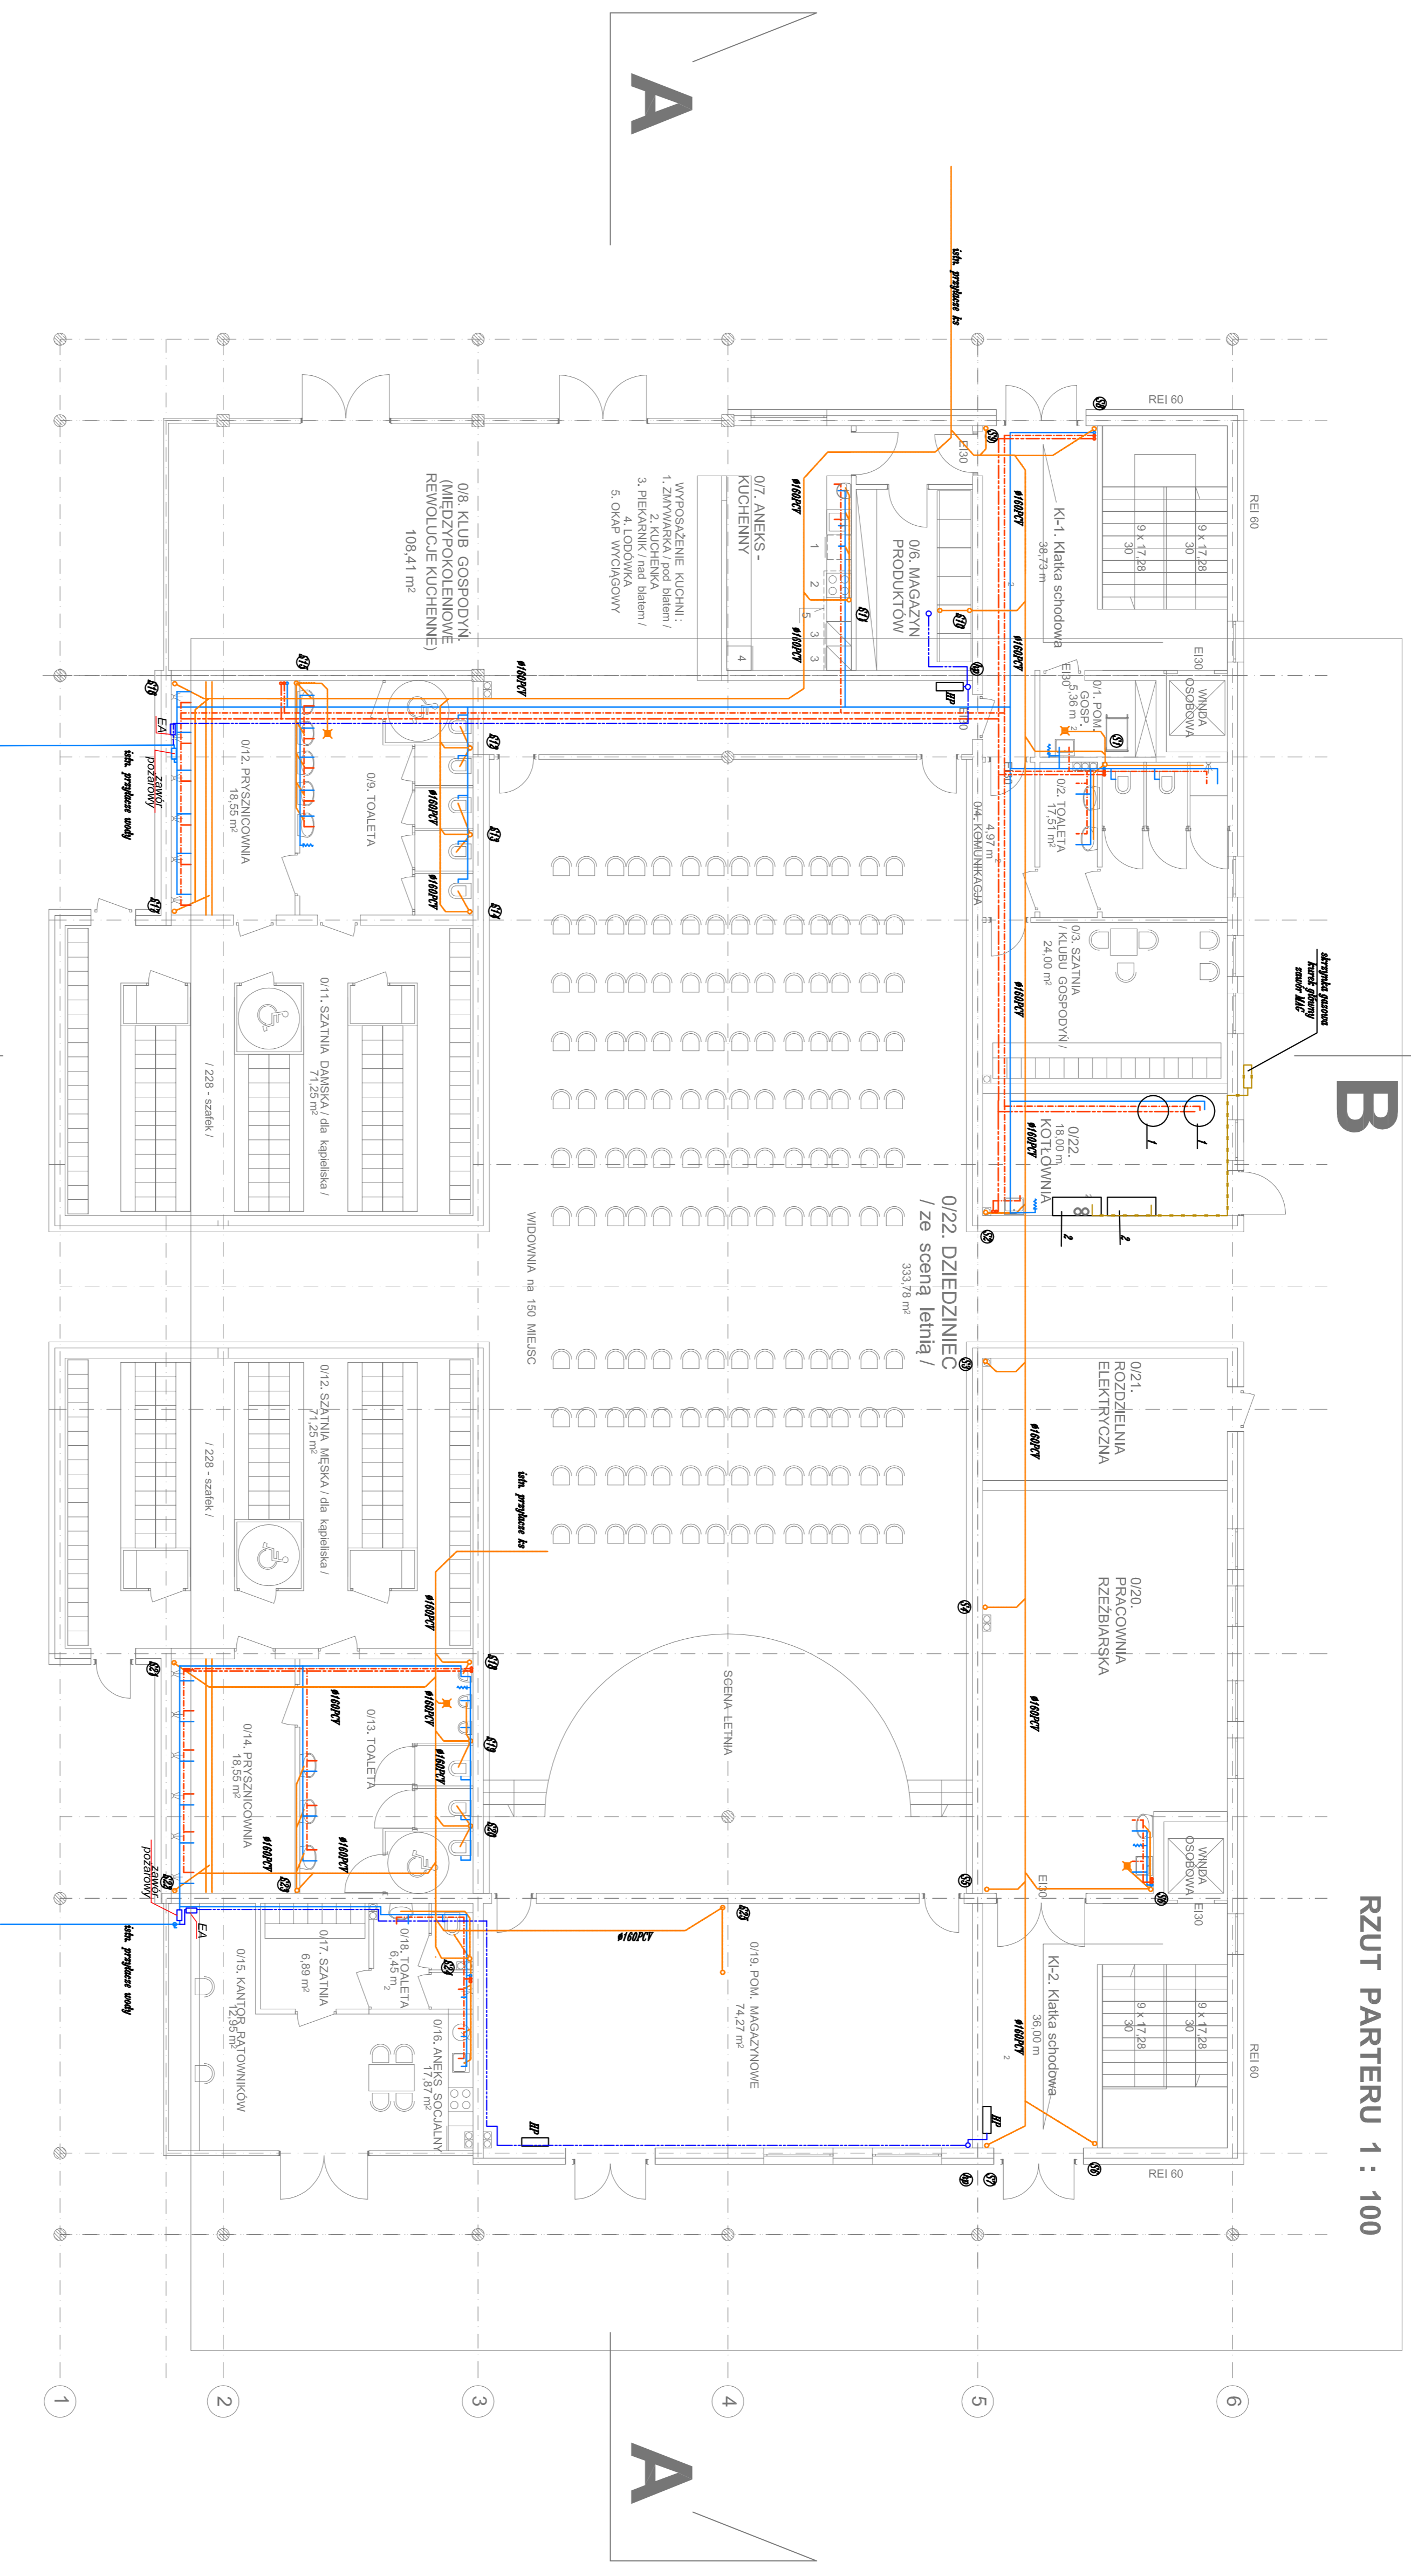

LEGENDA:

- woda zimna
- woda ciepła
- inst. kan. sanitarnej
- inst. gazu
- ⑨ - nr pionu kanalizacji sanitarnej
- ⑩ - pion hydrantów p.poz
- 1 - podgrzewacz ciepłej wody o poj. 500l
- 2 - gazowy kocioł kondensacyjny CZ30-130 Eco
- 0 mocy 129 kW prod. De Dietrich

- UWAGI:
1. Dokumentację rozprawywać i techniczne z pozostałymi branżami.
 2. Przewidywane instalacje w ścianach i stropach oddzielenie przedwykonanych wykonąć w klasie incydali wodnych i sanitarnych (przewidywane instalacje przez ściany i stropy do pomieszczeń higienizacyjnych).
 3. Przewidywane instalacje o średnicy powyżej 4 cm w ścianach i stropach o klasie odporności ogniowej min. EI 60 lub REI 60 powinny mieć klasę odporności ogniowej EI tych elementów. Wyjątek ten nie dotyczy podłączonych rur instalacji wodnych, kanalizacyjnych i gazowych.
 4. Zgodnie z Rozporządzeniem Ministra Infrastruktury z dnia 20.02.2002r. (Dz.U. nr 5, poz. 69) należy stosować odległości wyznaczone od okien i zewnętrznej powłoki.

POWIERZCHNIA CAŁKOWITA - 750 m²
max. liczba użytkowników - 150 osób

ANPOLA		PROJEKT BUDOWLANY	
FACOWNIA ARCHITECTONICZNA SC		BRANŻA: SANITARNA	
Miejski Państwowy Instytut Techniczny		JEDYNOŚĆ PROJEKTOWA: Sztuka i Technika	
ul. Piłsudskiego 10, 01-650 Warszawa		ul. Piłsudskiego 10, 01-650 Warszawa	
www.anpola.pl		www.anpola.pl	
PROJEKTOWAŁ: Szymon Anpola		NADZORCA: Szymon Anpola	
OPRACOWAŁ: Szymon Anpola		NADZORCA: Szymon Anpola	
SKALA: 1:100		DATA: 02.2017	
SYMAKOWSKI		SYMAKOWSKI	