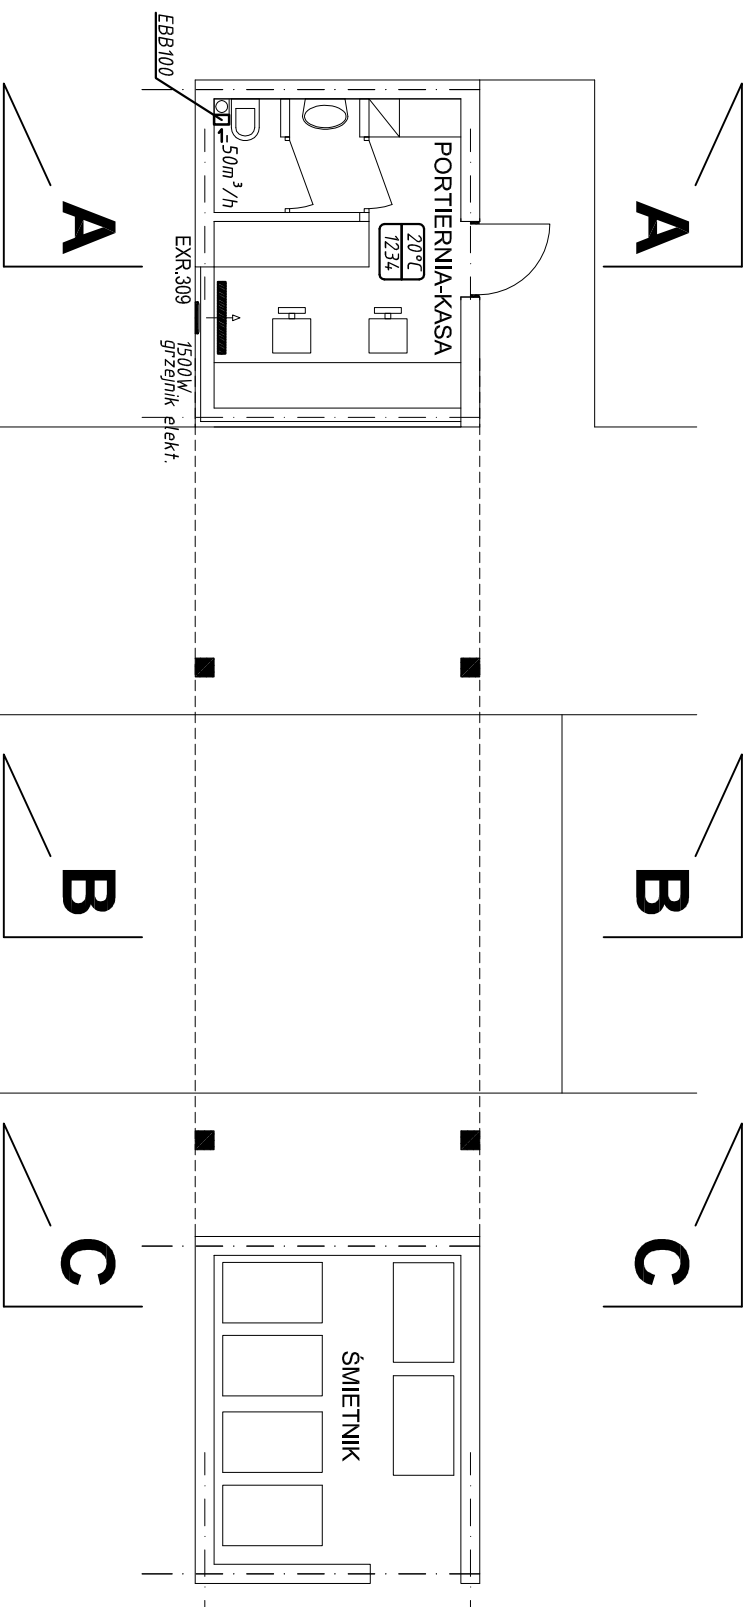
 

 


RZUT PRZYZIEMIEMIA 1 : 100



LEGENDA:

-  grzejnik elektryczny
 -  deklarowana temperatura w pomieszczeniu – 20°C
 -  zapotrzebowanie na ciepło pomieszczenia w [W]
- ← EXR.309 – nawiewnik okienny

WEJŚCIE GŁÓWNE

WJAZD GŁÓWNY

Budynek portierni:

BRANŻA: SANITARNA

PROJEKT BUDOWLANY

JEDNOSTKA PROJEKTOWA: Studio-A
PRACOWNIA ARCHITEKTONICZNA SC
 Marek Pakula, Marzena Pakula
 25-411 Kielce ul. Bęczkowska 62A

NAZWA INWESTYCJI:
 GMINNE CENTRUM WSPARCIA III-dego SEKTORA
 wraz z aktywną strefą integracji
 międzyprokolejowej dla mieszkańców NYSY.
 Nysa ul. Ujejskiego dz. nr.11/3

PROJEKTOWAŁ:
 mgr inż. Dorota Szwala

RYСУNEK: Budynek portierni.
 Instalacja c.o. i wentylacja.

OPRACOWAŁ:
 mgr inż. Łukasz Chmielewski

SKALA:
 1 : 100

DATA
 02.2017

NR RYS:
 2.

SPRAWDZIŁ:
 inż. Monika Burczyn

Nr upr.:
 SWK/0047/POOS/05

Nr upr.:
 SWK/0134/PWOS/04



PRACOWNIA ARCHITEKTONICZNA SC

Marek Pakula Marzena Pakula
 25-411 Kielce ul. Bęczkowska 62A tel./fax: 41 381-87-42
 e-mail: pracownia.studio-a@poczta.internetsi.pl www.studio-a.com.pl