


BUDYNEK GŁÓWNY WIELOFUNKCYJNY

RZUT PARTERU 1 : 100

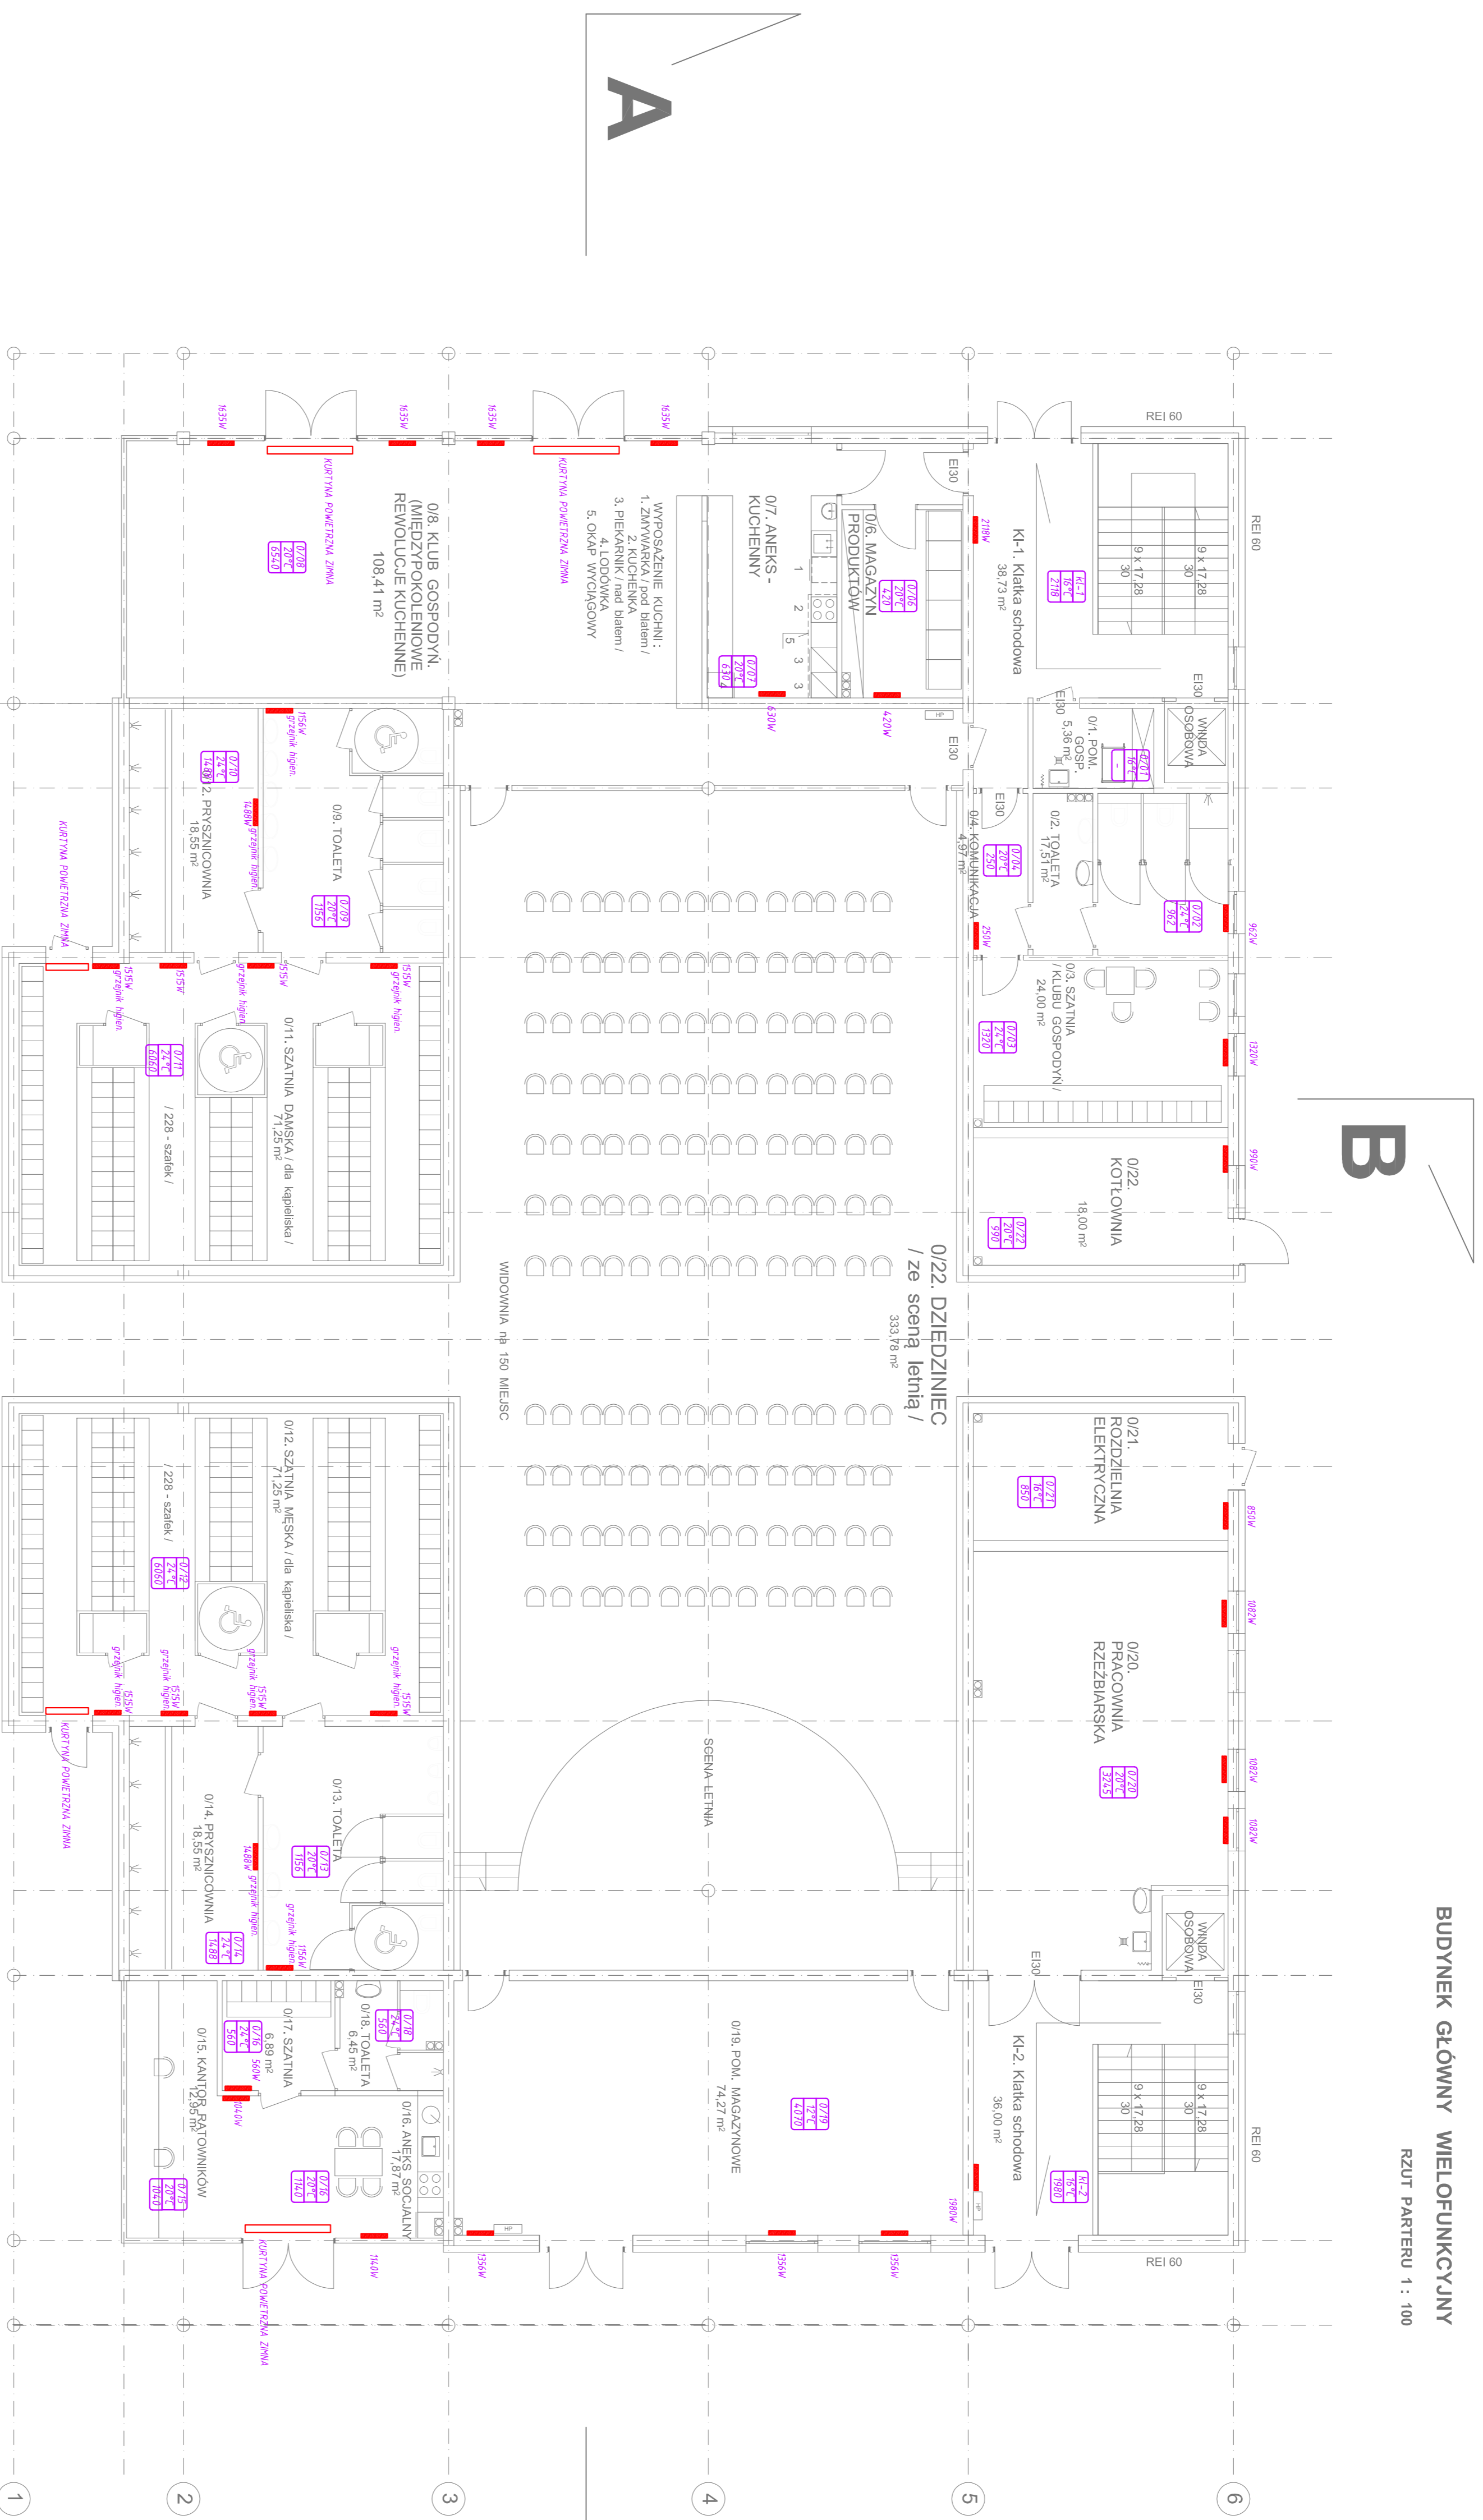


LEGENDA:
— - grzejnik płytowy np. Integra
0/0/01 - numer pomieszczenia
20°C - deklarowana temperatura w pomieszczeniu - 20°C
1000 - zapotrzebowanie na ciepło pomieszczenia w [W]

B

POWIERZCHNIA CAŁKOWITA - 750 m²
max. liczba użytkowników - 150 osób

UWAGI:
1. Wykonanie i montaż urządzeń zgodnie z projektami branżowymi.
2. Przewidywany stan techniczny i sposób oddziaływań fizycznych urządzeń wykonanych w klasie odporności ogniowej elementów przez kłosek przegrodzą wyznag ten nie dotyczy podłączonych rur instalacji wodnych, kanalizacyjnych i ogrzewczych, wprowadzanych przez ściany i stropy do pomieszczeń higienizacyjnych.
3. Przepusty instalacyjne o średnicy powyżej 4 cm w ścianach i stropach o klasie odporności ogniowej minimum EI 60 lub RI 60 powinny mieć klasę odporności ogniowej EI tych elementów.
4. Wykonanie i montaż urządzeń zgodnie z projektem wykonawczym.
5. Zgodnie z rozp. Min. Infrasał. z dnia 12.04.2007r. (Dz.U. nr 75, poz. 650) należy zadbać o odległości wyznaczone od okien i ciepłej powierza

		PRACOWNIA ARCHITEKTONICZNA SC	
Krzysztof Paliński, Krzysztof Paliński		Projektant	
Sędziwa 4, 45-100 Nysa, 71 814 414		Biuro	
e: biuro@pracowniaarchitektoniczna.sc		Kontakt	
www.pracowniaarchitektoniczna.sc		Strona	
BRANŻA: SANITARNIA		PROJEKT BUDOWLANY	
JEDYNOŚĆ PROJEKTOWA: Słuska Katarzyna, Paliński Krzysztof		MAZOWIA INWESTYCJA: GMINNE CENTRUM WSPARCIA III-ciego SEKTORA wraz z aktywną strefą integracji międzypokoleniowej dla mieszkańców NYSY	
OPRACOWAŁ: mgr inż. Łukasz Chmieliński		WYKONAŁ: mgr inż. Łukasz Chmieliński	
SPRAWDZIŁ: mgr inż. Łukasz Chmieliński		WYKONAŁ: mgr inż. Łukasz Chmieliński	
PROJEKTOWAŁ: mgr inż. Łukasz Chmieliński		WYKONAŁ: mgr inż. Łukasz Chmieliński	
NADZORCA: mgr inż. Łukasz Chmieliński		WYKONAŁ: mgr inż. Łukasz Chmieliński	
SKALA: 1:100		DATA: 02.2017	
NR RYS.: 3.		NR RYS.: 3.	