


RZUT PRZYZIEMIEMIA 1 : 100

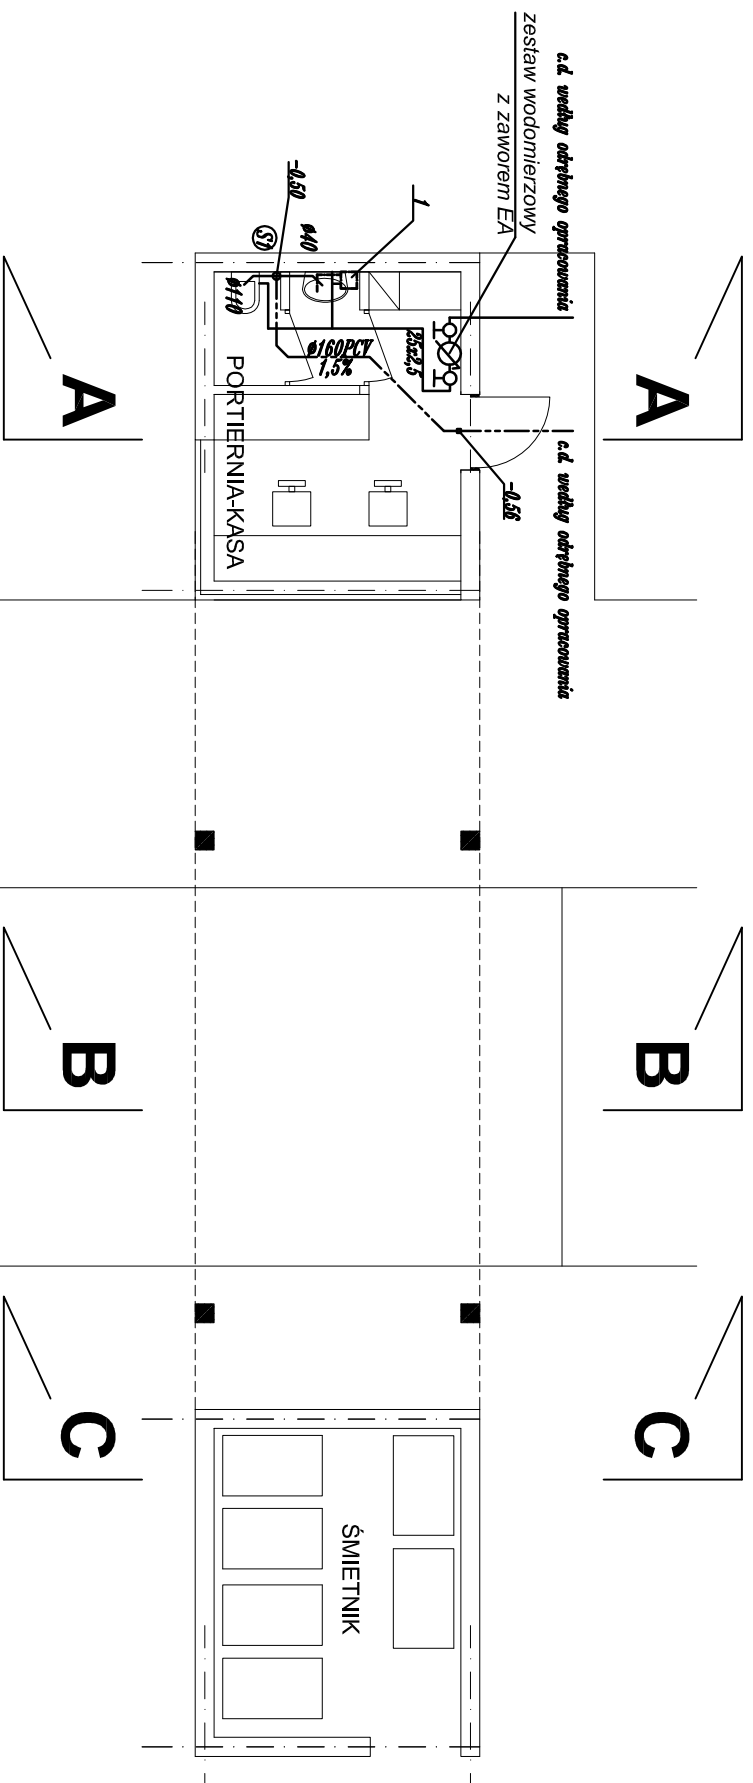

LEGENDA:

- woda zimna
- woda ciepła
- inst. kan. sanitarnej
- nr pionu kanalizacji sanitarnej
- podgrzewacz ciepłej wody OW-5B o poj. 5l, mocy 1,5kW, jednofazowy, prod. Białar



1



Marek Pakula Marzena Pakula
 25-411 Kielce ul. Bęczkowska 62A tel./fax: 41 381-87-42
 e-mail: pracownia.studio-a@poczta.internetsi.pl www.studio-a.com.pl

Budynek portierni.

BRANŻA: SANITARNA

PROJEKT BUDOWLANY

JEDNOSTKA PROJEKTOWA: Studio-A
 PRACOWNIA ARCHITEKTONICZNA SC
 Marek Pakula, Marzena Pakula
 25-411 Kielce ul. Bęczkowska 62A

NAZWA INWESTYCJI:
 GMINNE CENTRUM WSPARCIA III-dego SEKTORA
 wraz z aktywną strefą integracji
 międzyprokolenowej dla mieszkańców NYSY.
 Nysa ul. Ujejskiego dz. nr:11/3

PROJEKTOWAŁ:
 mgr inż. Dorota Szwajala

RYSUNEK: Budynek portierni.
 Instalacja wod-kan.

OPRACOWAŁ:
 mgr inż. Łukasz Chmielewski

SKALA:
 1 : 100

SPRAWDZIŁ:
 inż. Monika Burczyn

Nr upr.
 SWK/0134/PWOS/04

DATA
 02.2017

Nr upr.
 SWK/0134/PWOS/04

NR RYS.:
 1.